




商業施設 給水申請図

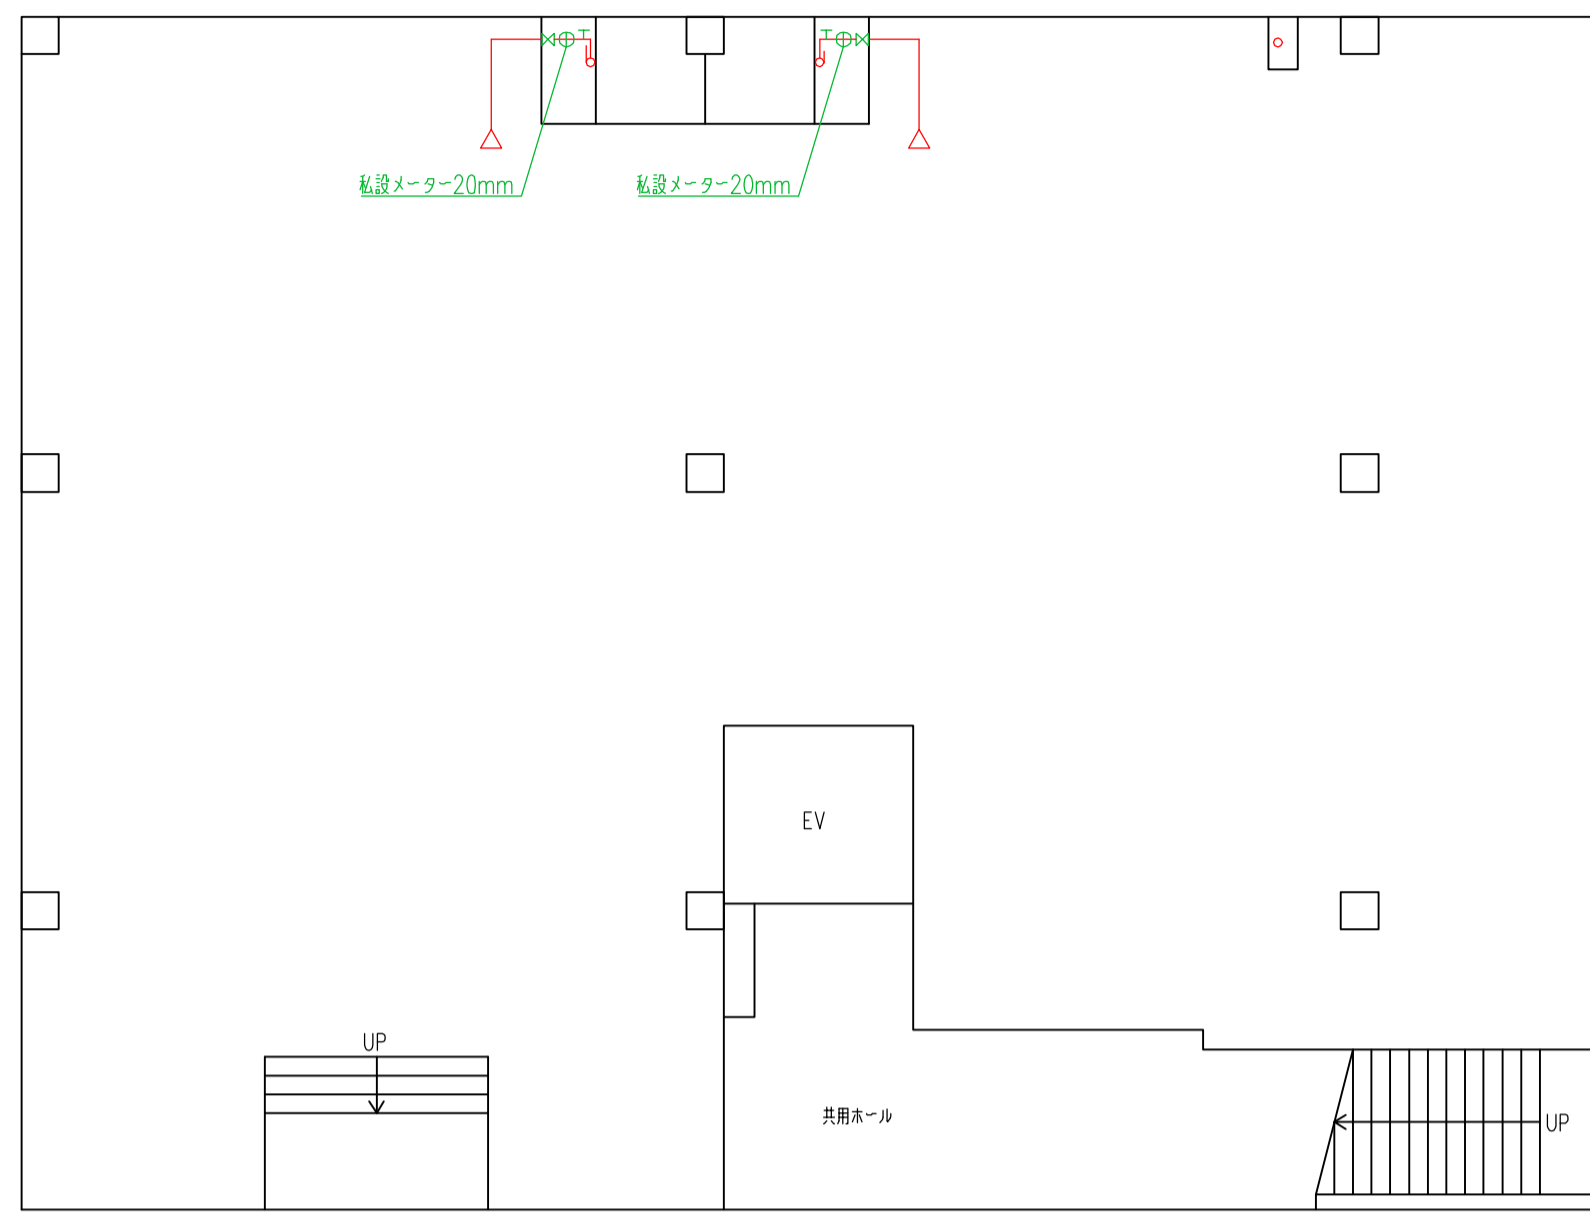


B1階平面図

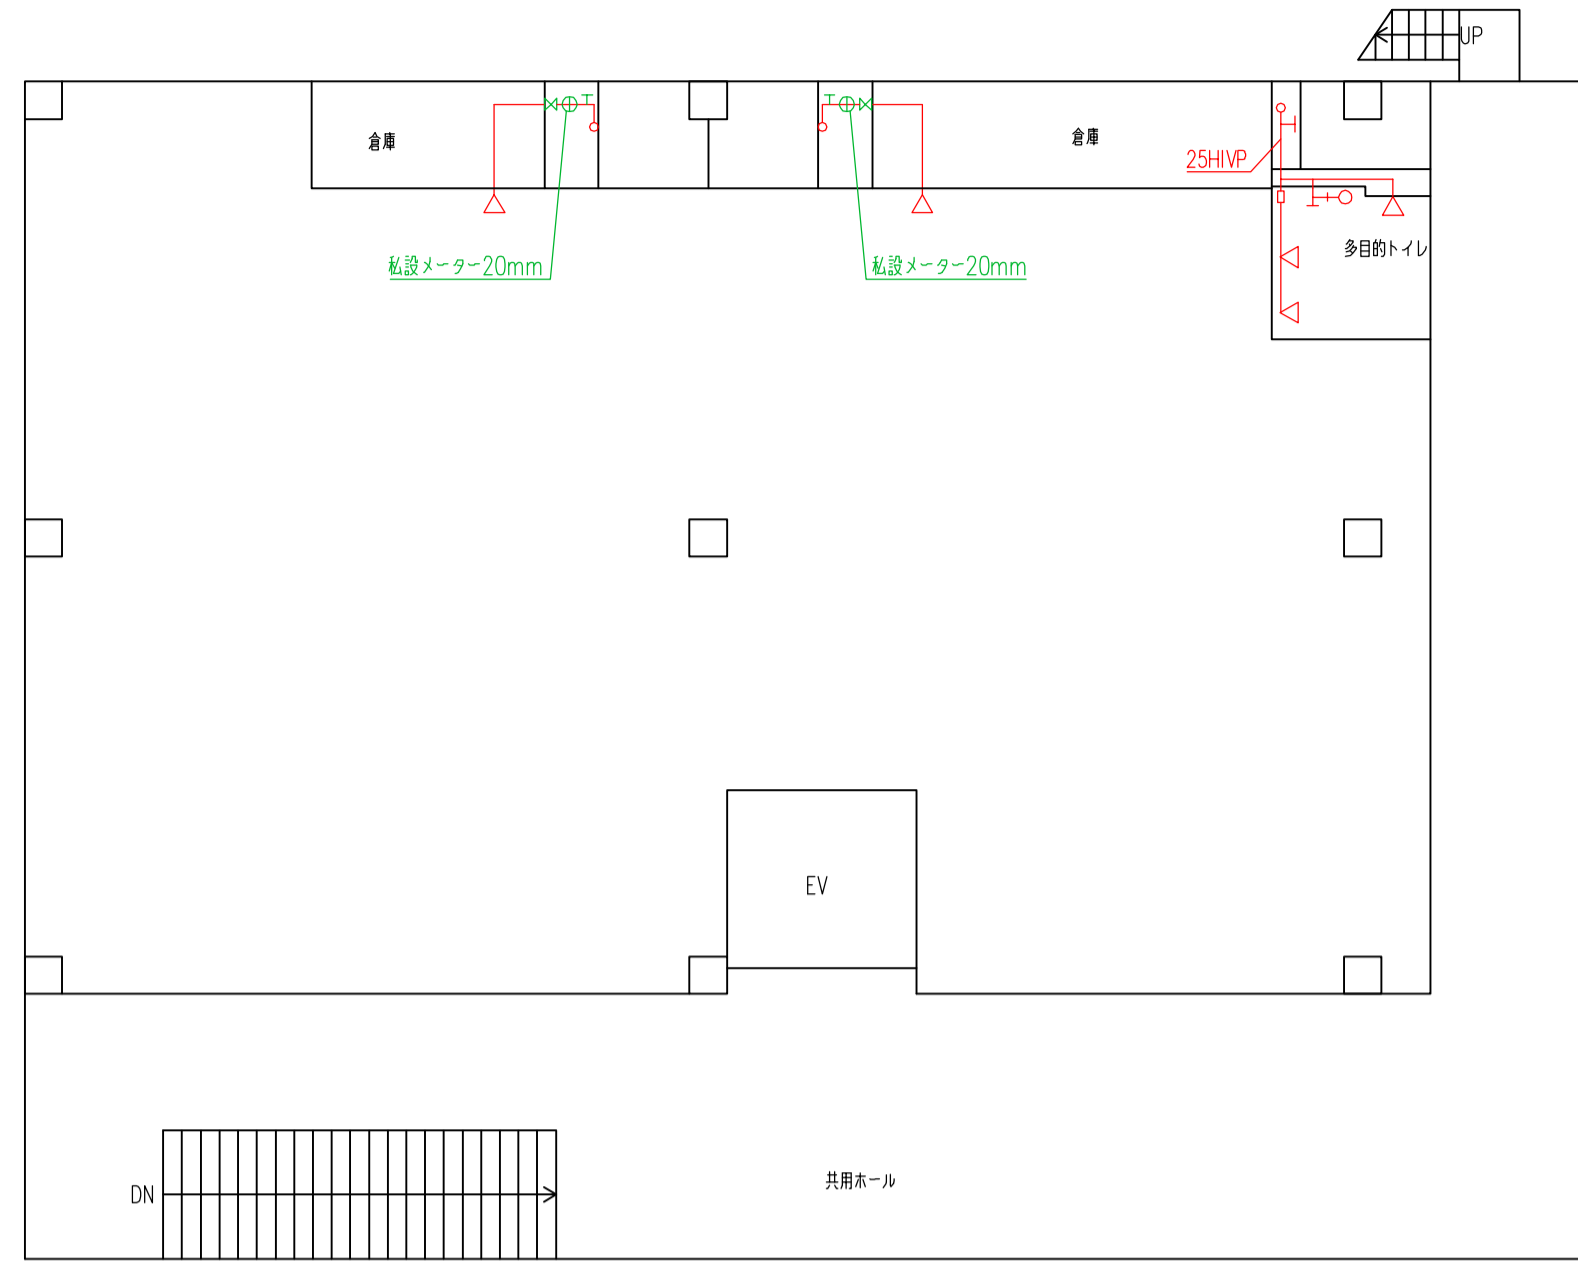


2階平面図

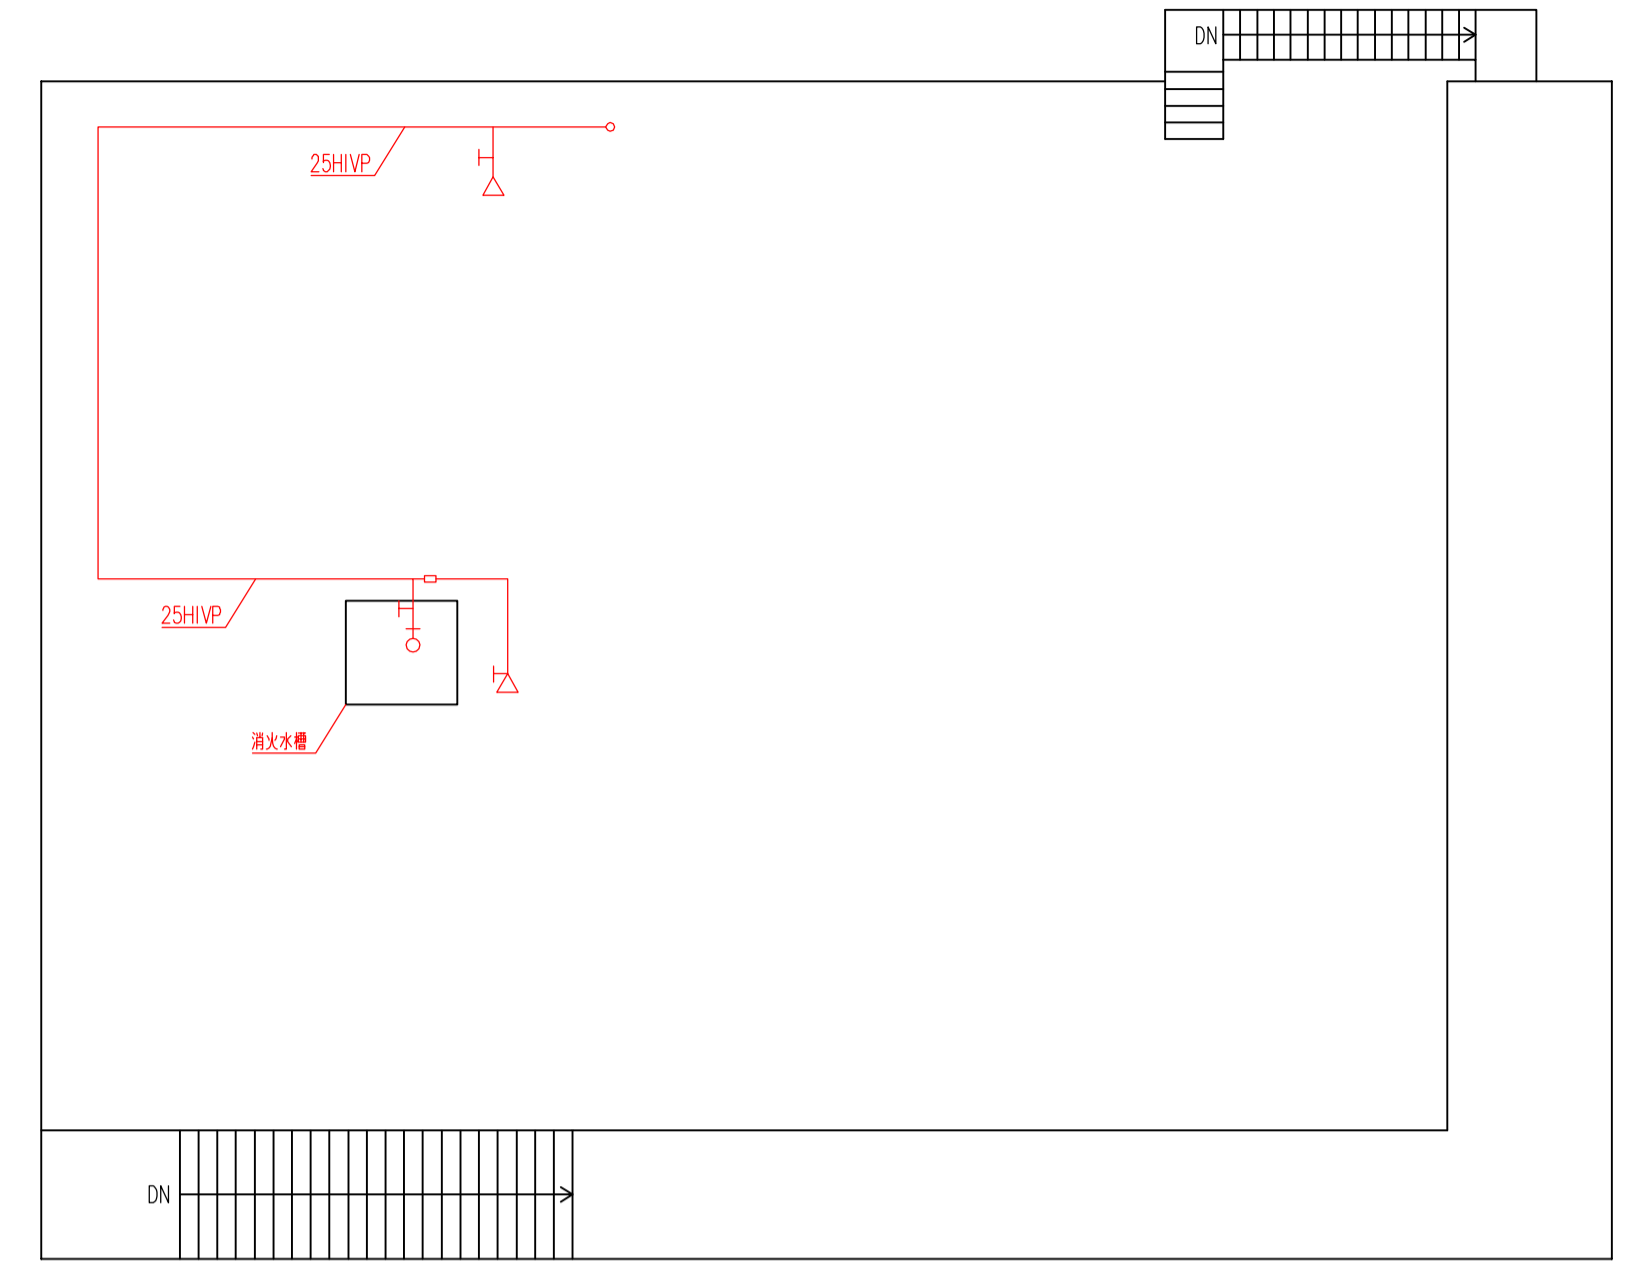

R階平面図

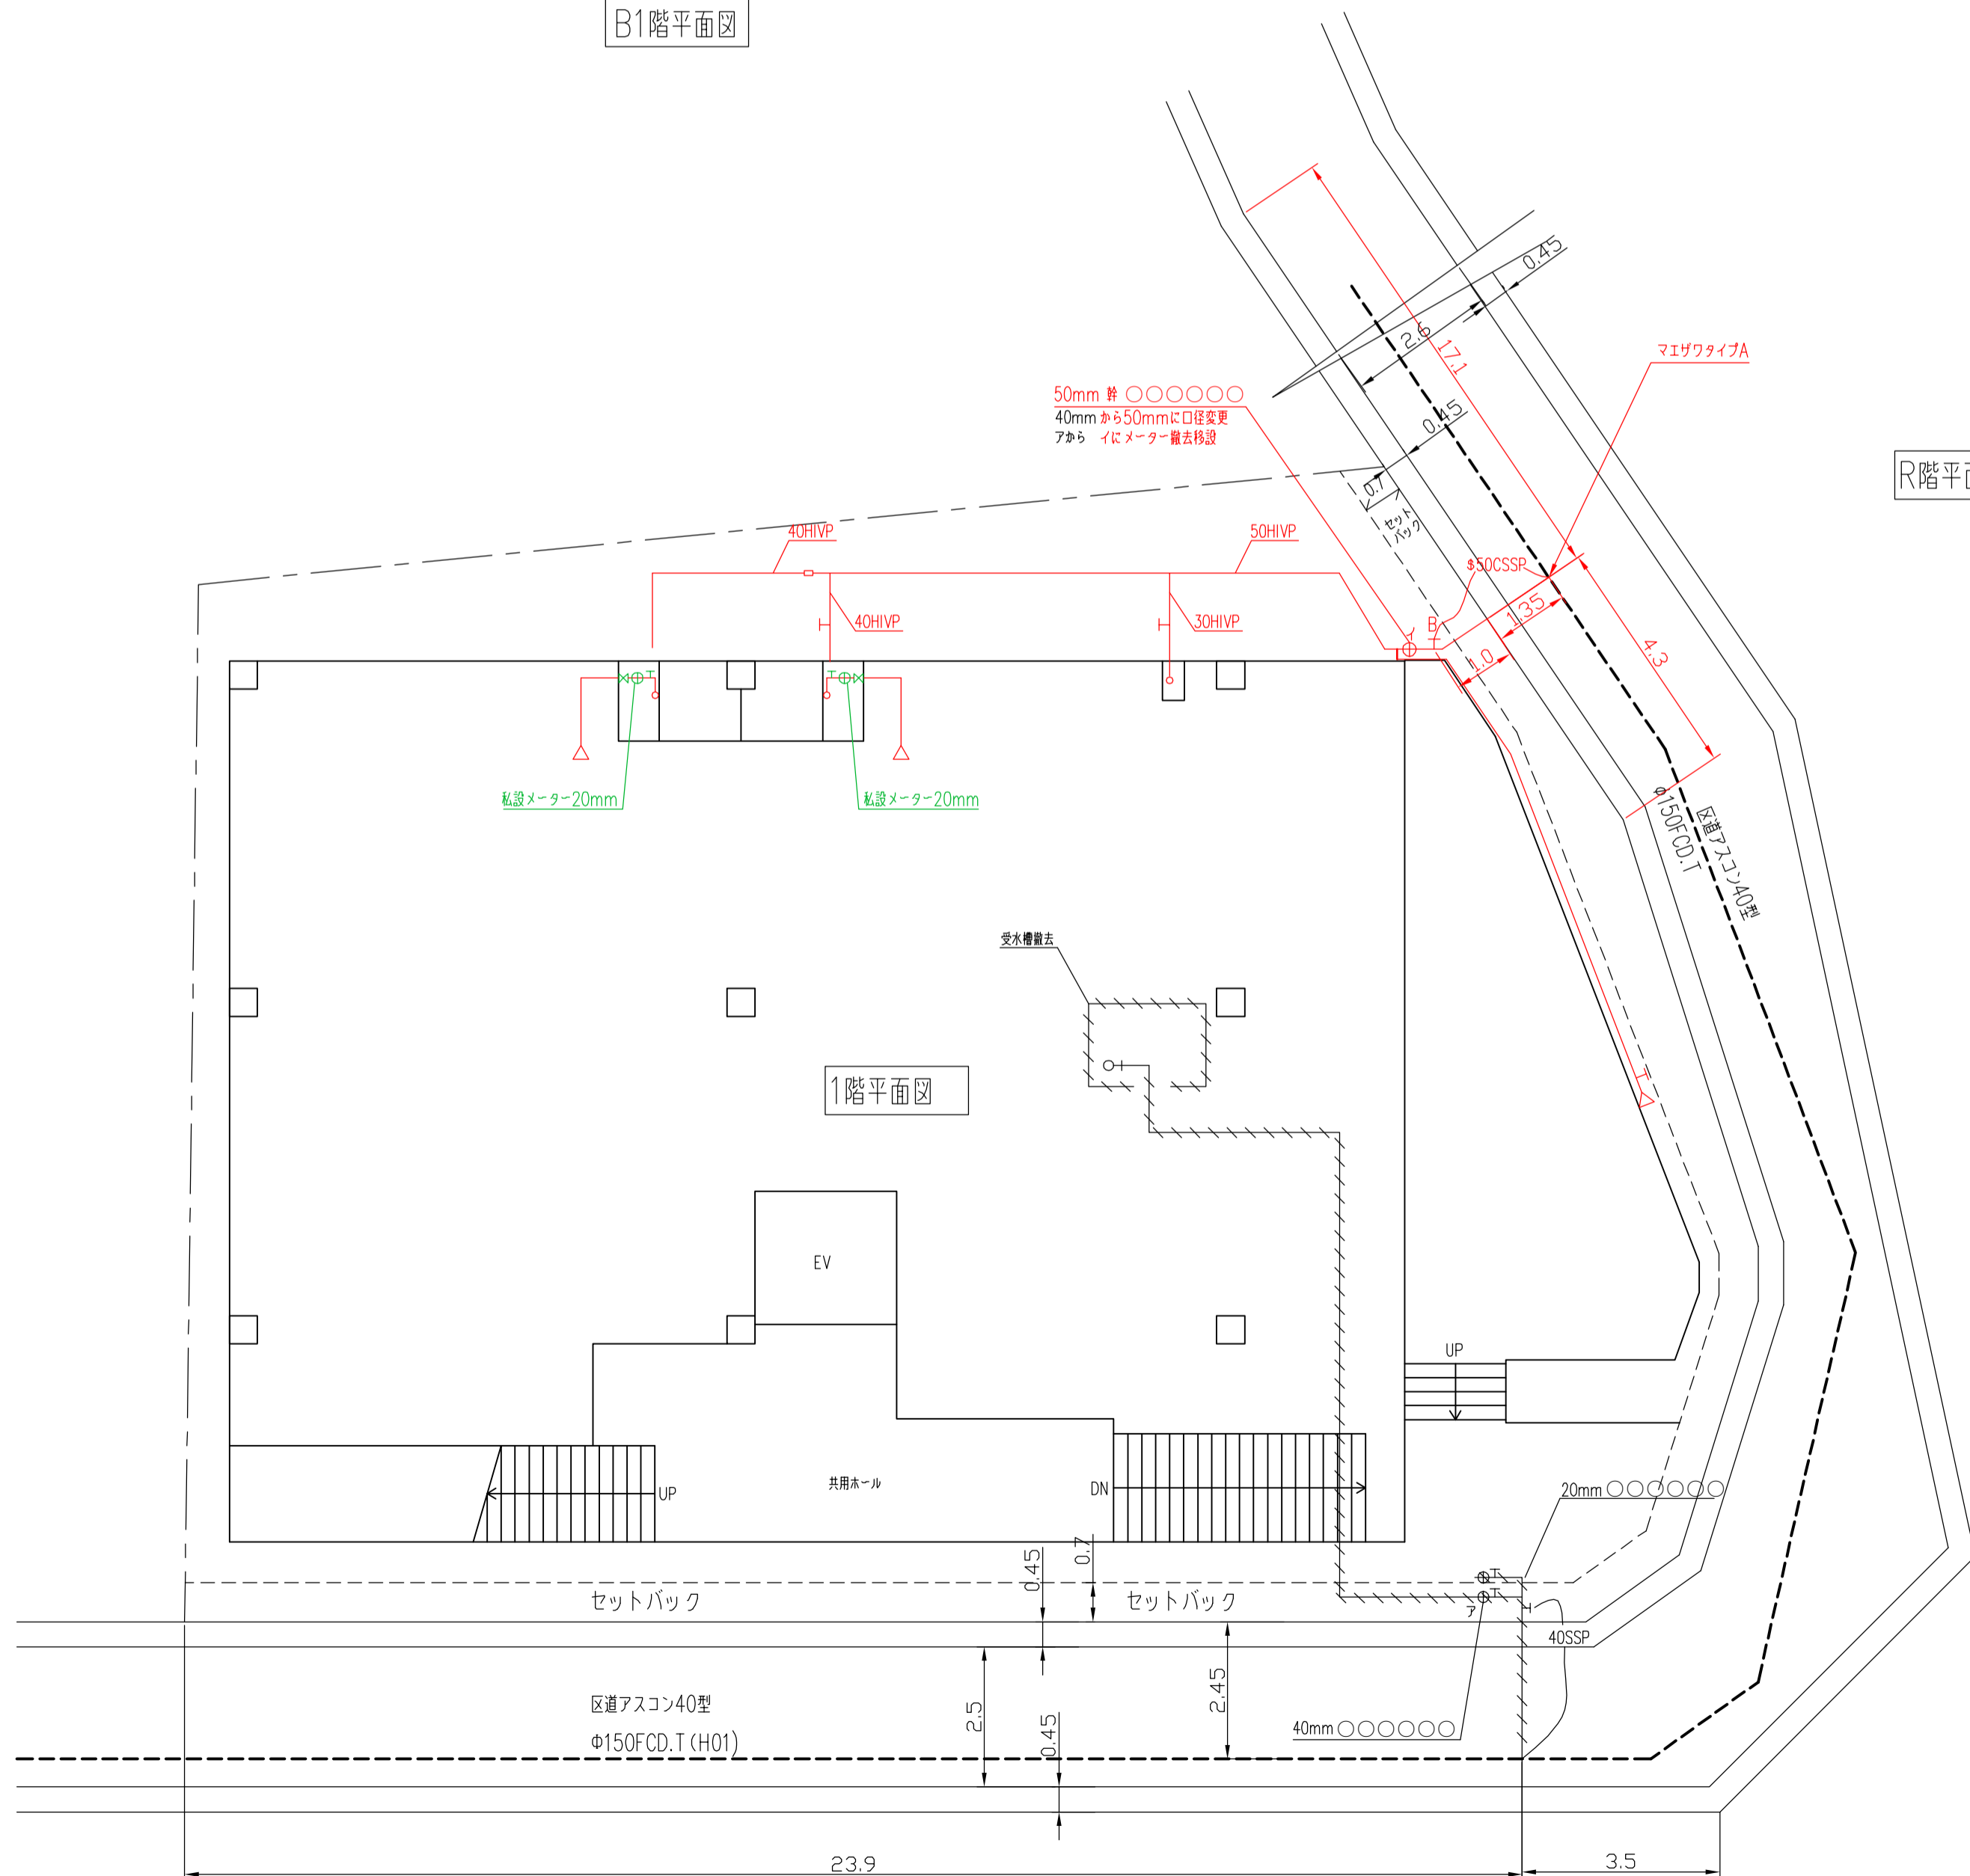

1階平面図

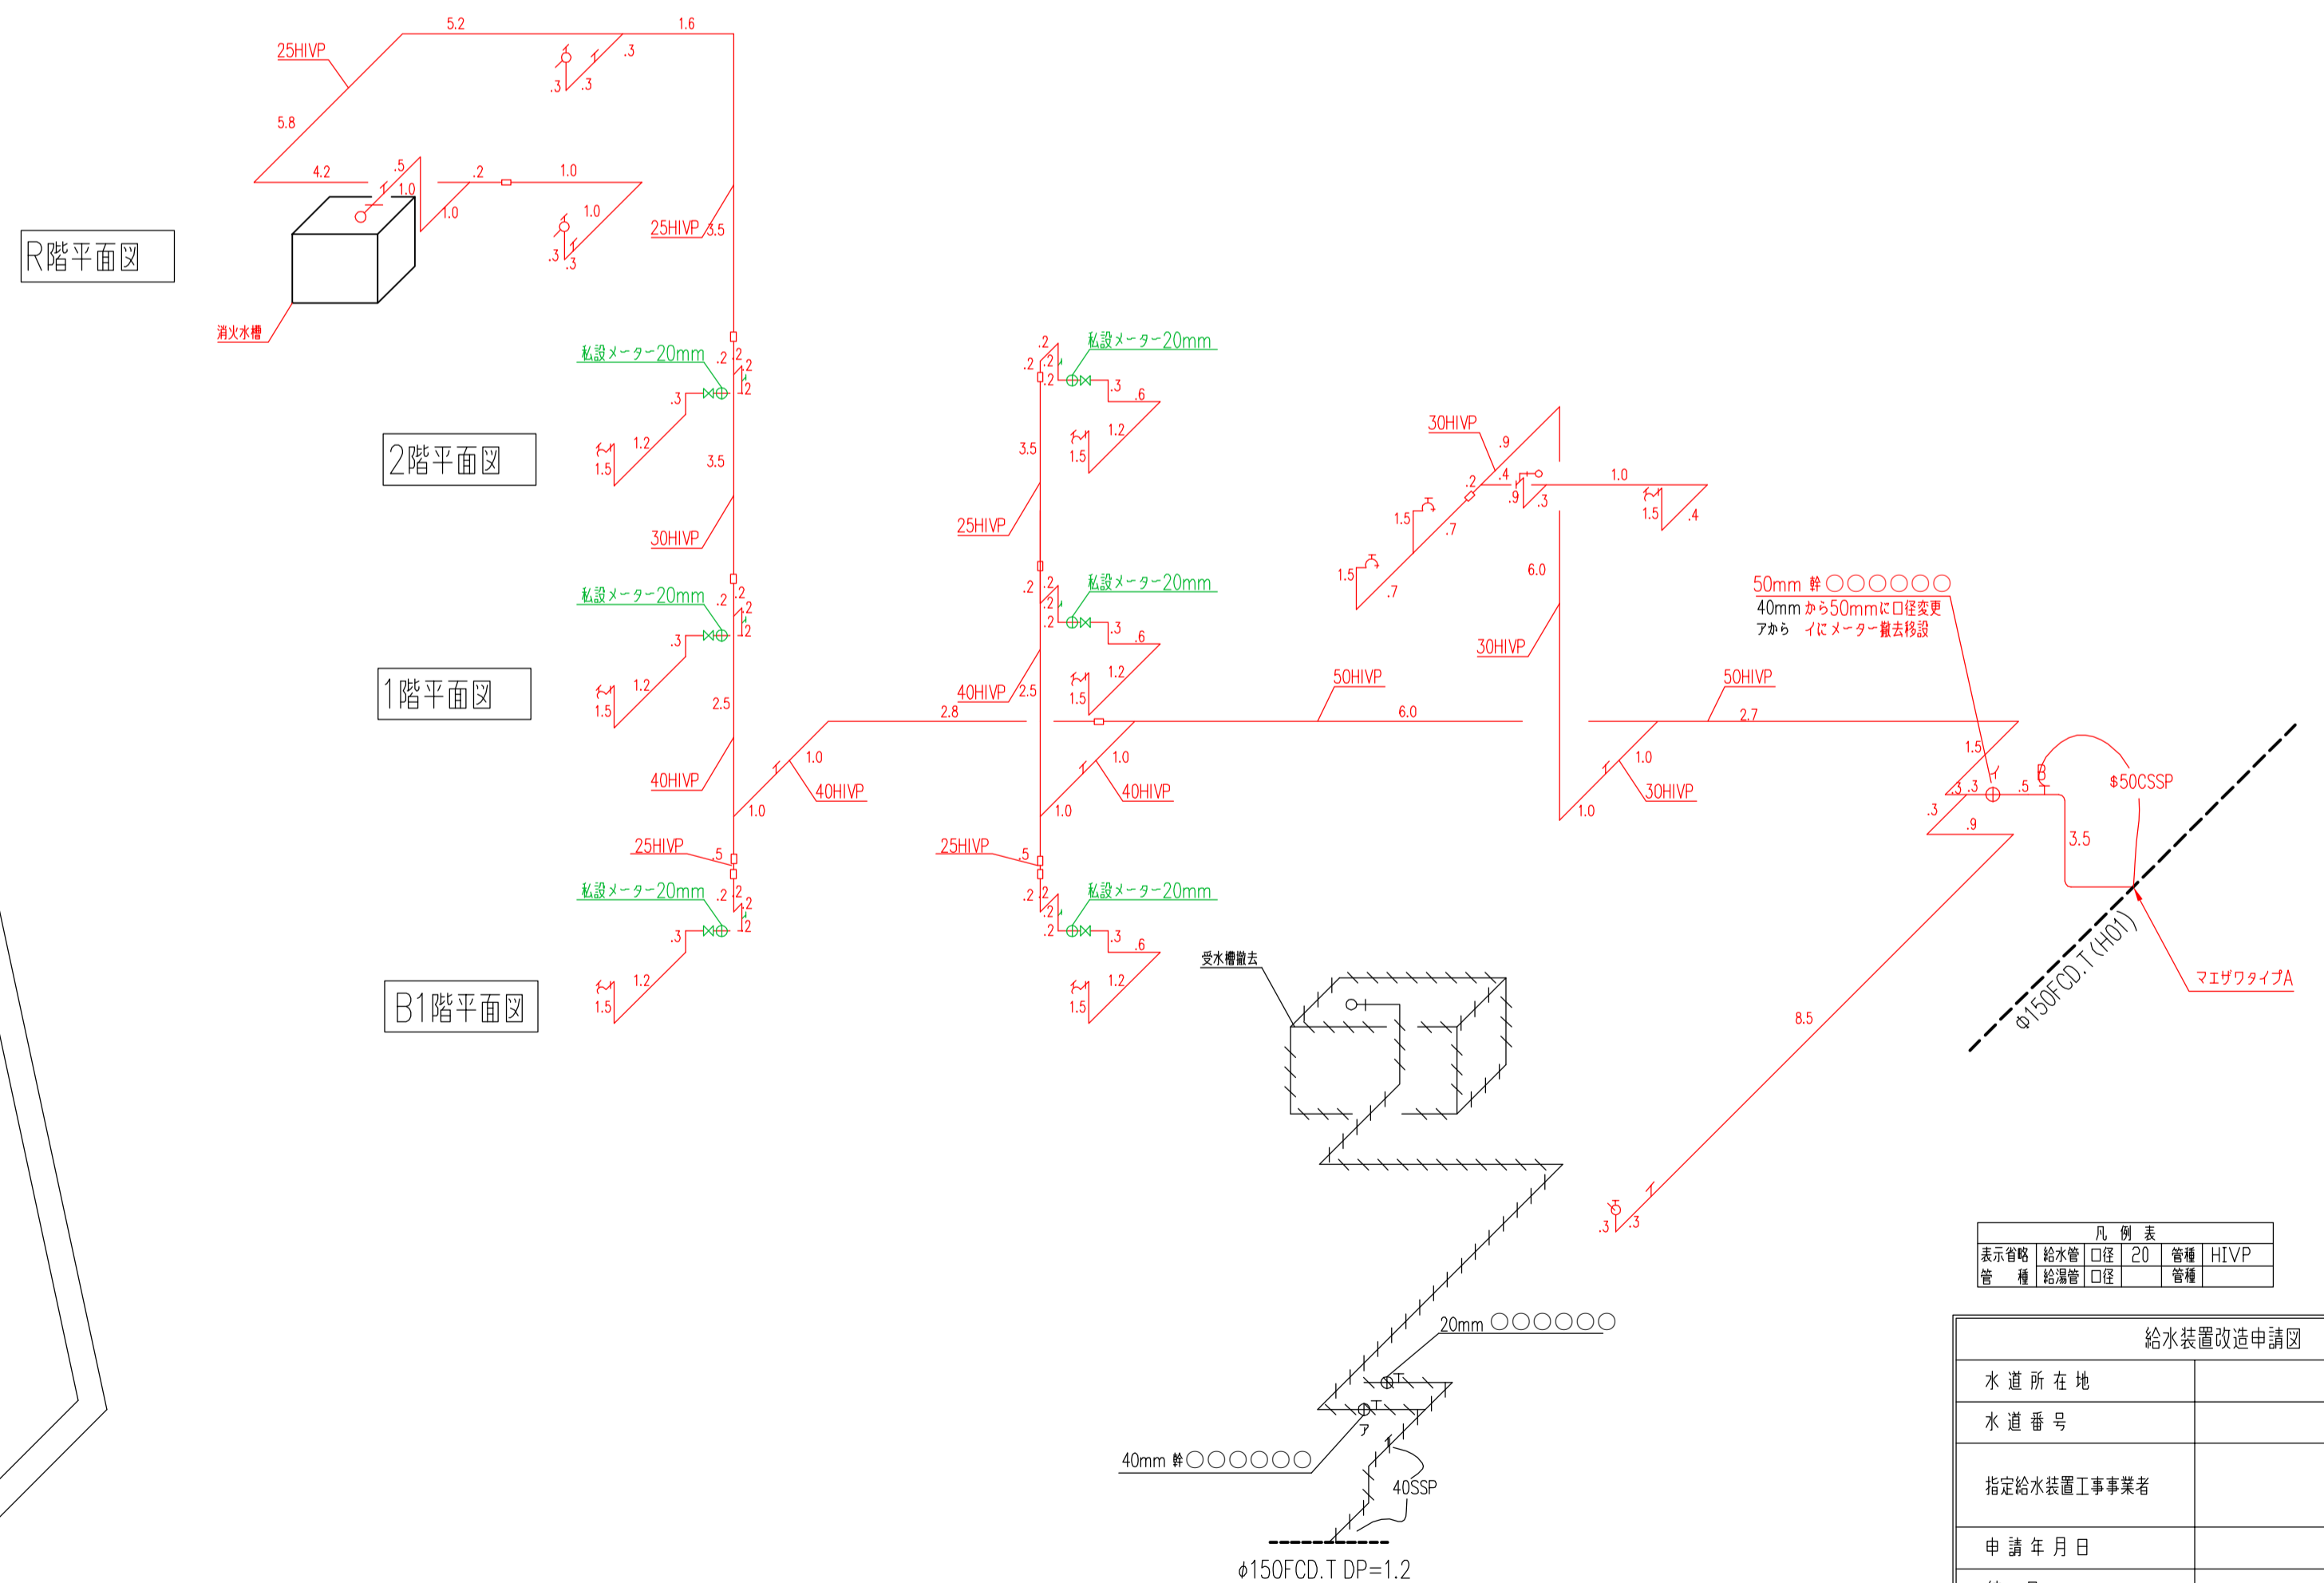

R階平面図

2階平面図

1階平面図

B1階平面図

表示符号	給水管口径	20	管種	HVP
管種	給水管口径		管種	

給水装置改造申請図	
水道所在地	
水道番号	
指定給水装置工事業者	
申請年月日	
縮尺	